


LEGENDA SIMBOLI

EXIT	INDICATORE LUMINOSO USCITA DI SICUREZZA
← EXIT	CARTELLI INDICANTE LA VIA DI ESODO
E	ESTINTORE PORTATILE
●	IDRANTE - CASSETTA ANTINCENDIO UNI 45
●	ATTACCO MOTOPOMPA V.V.F. UNI 70
☼	PULSANTE DI ALLARME
⊕	RILEVATORE D'INCENDIO
⊕	IDRANTE A COLONNA
1	USCITA DI SICUREZZA
⊕	LUOGO SICURO
PV	PANNELLI VERTICALI ALLESTIMENTO
⊗	QUADRO ELETTRICO
⊗	FANCOIL
→	PERCORSO DI EVACUAZIONE
→	PERCORSO MOSTRA
▨	LOCALI CON PAVIMENTO RIVESTITO IN PVC
▨	LOCALI CON PAVIMENTO RIVESTITO DI MOQUETTE
□	SUPPORTO DA TERRA PER FOTOGRAFIE OPERE SCOLPITE
□	BASI SCOLPITE

N. B. TUTTI I LOCALI SARANNO DOTATI DI LUCE DI EMERGENZA E DI RILEVATORI I FUMO VICINO ALLE USCITE DI SICUREZZA E' POSIZIONATO UN PULSANTE DI ALLARME

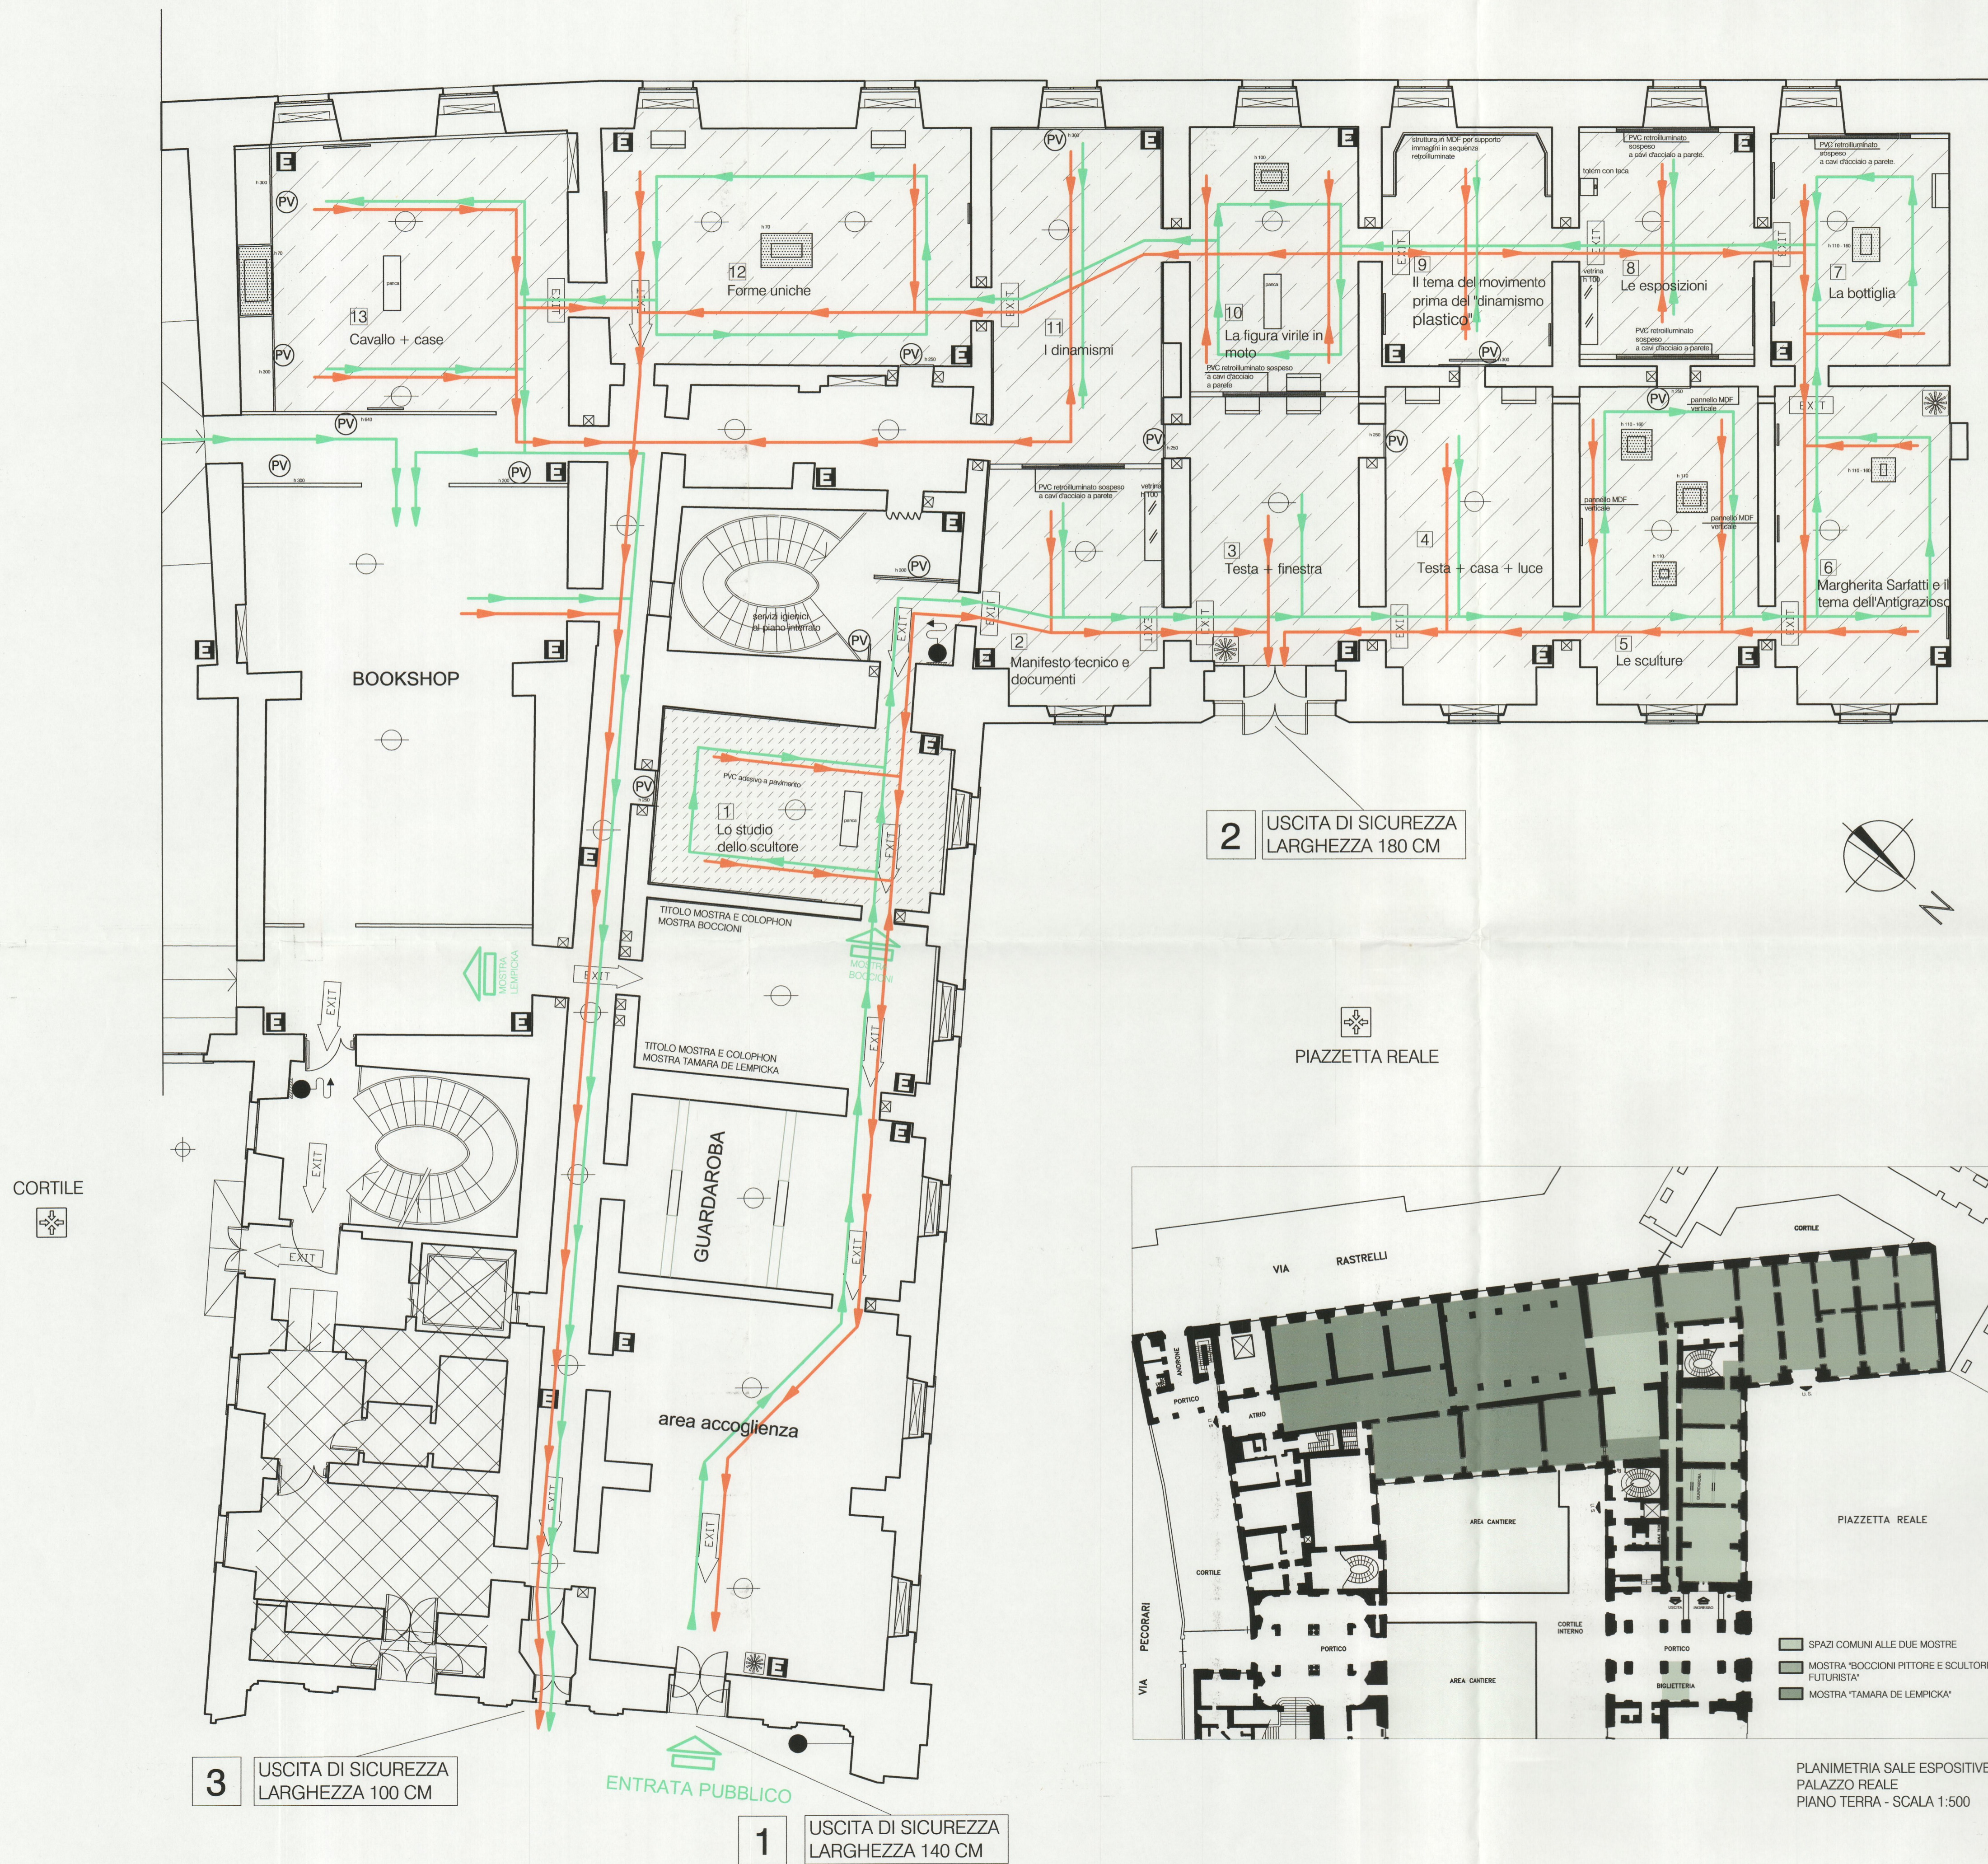

3 USCITA DI SICUREZZA LARGHEZZA 100 CM

1 USCITA DI SICUREZZA LARGHEZZA 140 CM

2 USCITA DI SICUREZZA LARGHEZZA 180 CM



PLANIMETRIA SALE ESPOSITIVE PALAZZO REALE PIANO TERRA - SCALA 1:500

Barbara Balestrieri
lighting design

viale Gran Sasso 2, 20131 Milano
tel. 02 2024645
fax 02 20241137
e mail info@balestrieri-lighting.it

progetto/project:
BOCCIONI SCULTORE

oggetto/object:
LIGHTING DESIGN

disegno/drawing:
PLAN

scala/scale:
1:100

scala A1/scalaA1:
1:100

data/date:
05.09.2006 LM
on layout arch.Santaniello dated
14.07.2006

aggiornamento/updates:
12.09.2006 LM
on layout arch.Santaniello dated
14.07.2006

18.09.2006 AC
on layout arch.Santaniello dated
14.07.2006

legenda/s:
1

ALL MEASUREMENTS HAVE TO BE KEPT ON SITE